




平面図 S=1/50

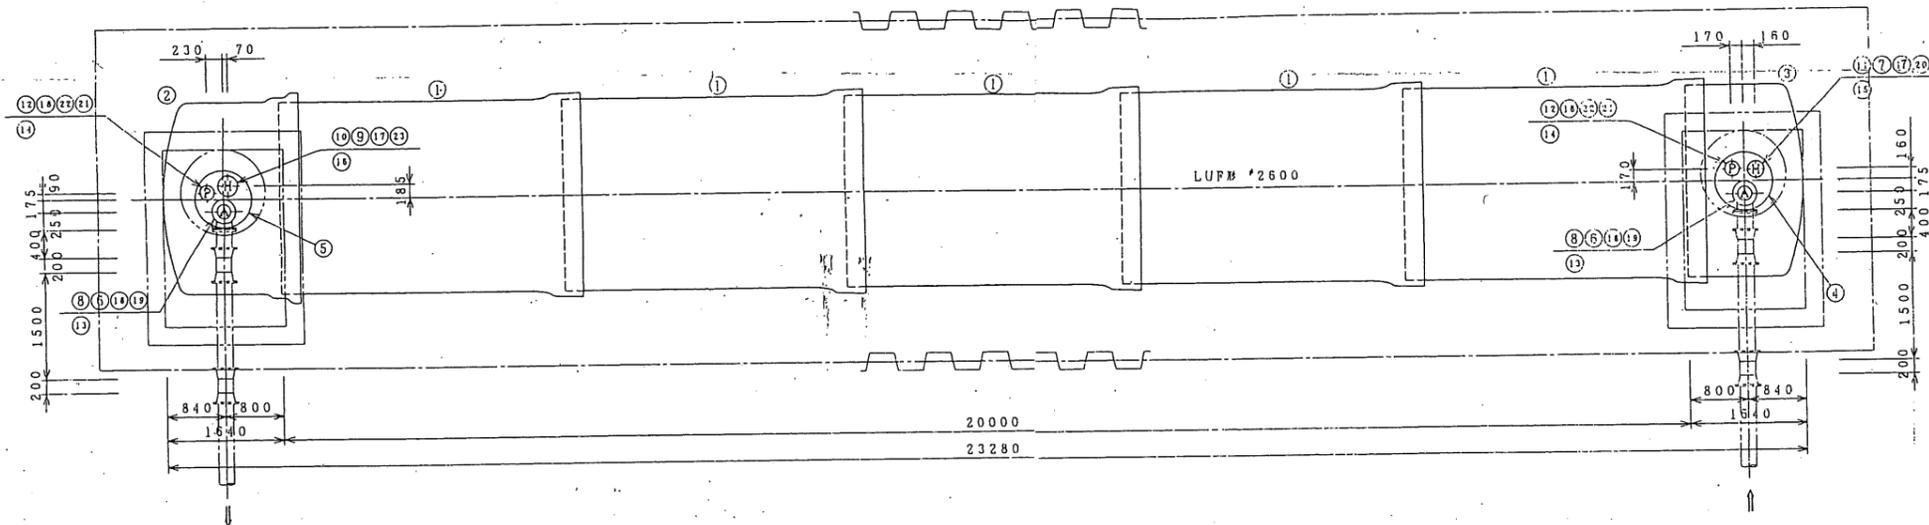


縦断面図 S=1/50

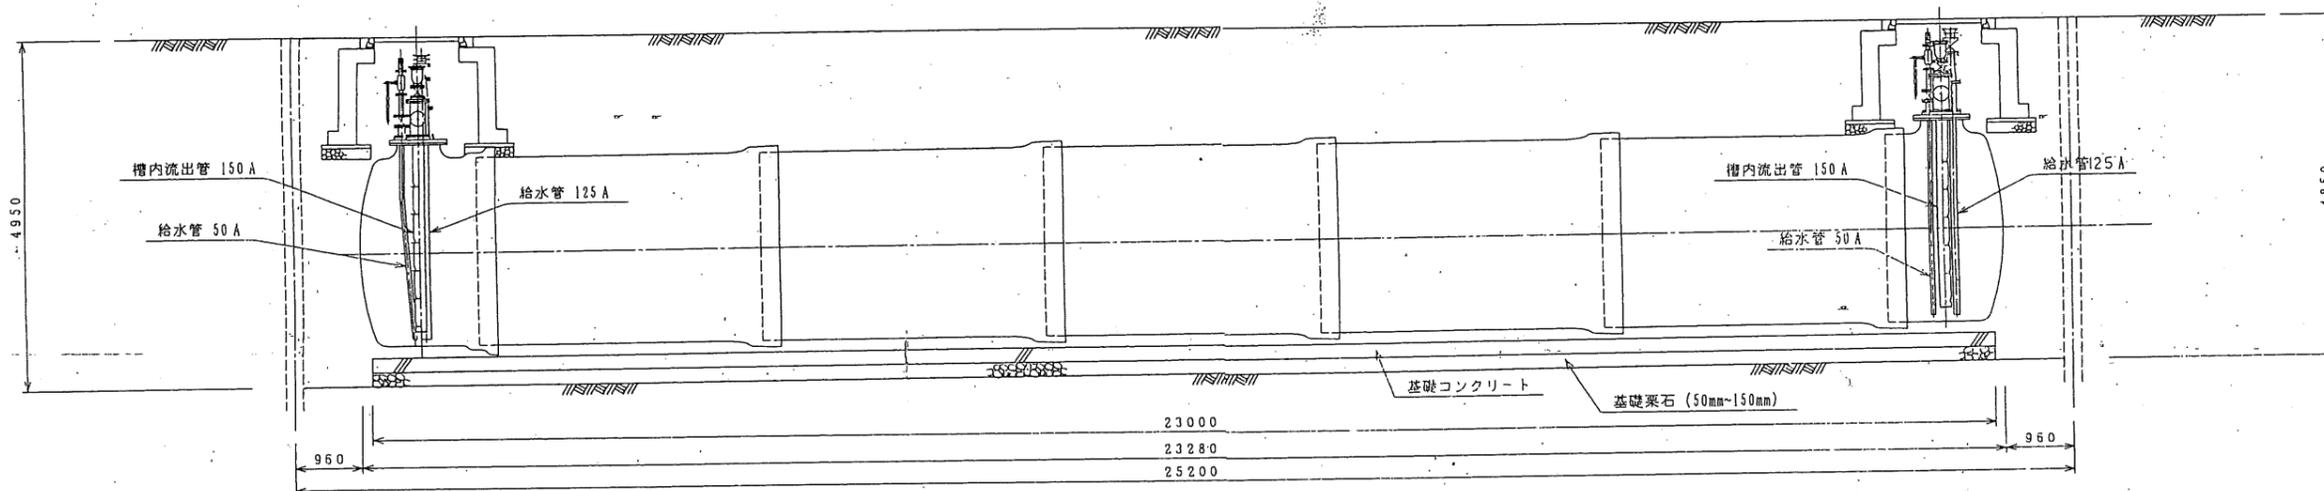

横断面図 (流出側) S=1/50

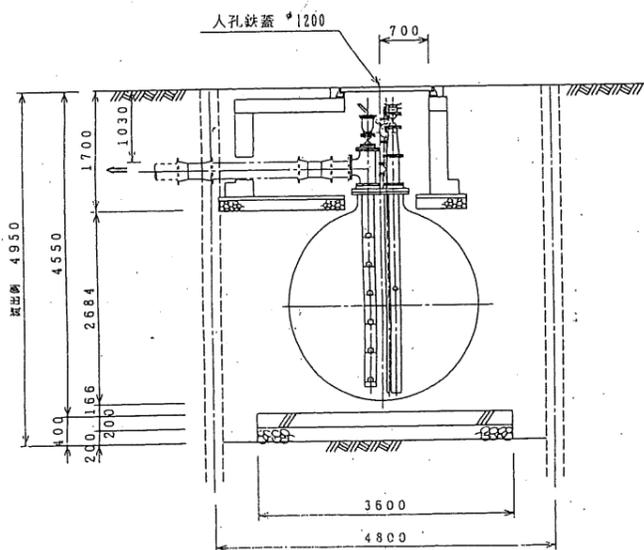

横断面図 (流入側) S=1/50

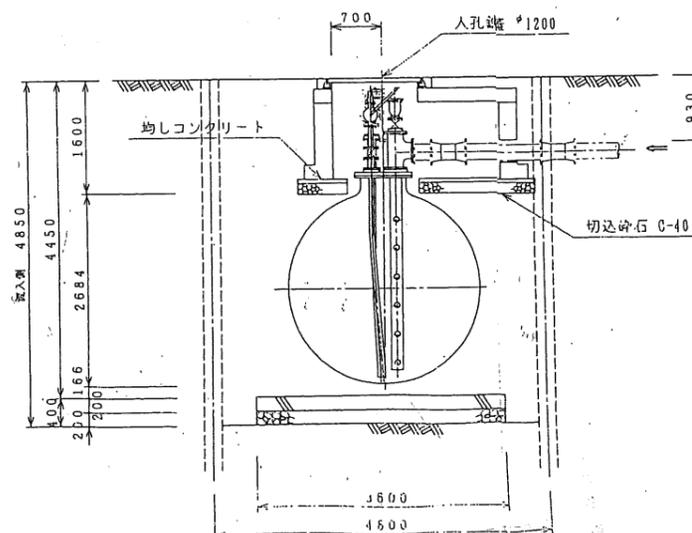

No.	名 称	形 式・寸 法	数 量	備 考
1	LUF形 蓋 板	φ2600×4000	5	
2	LUF形 欄	φ2600×600	1	
3	LUF形 柱	φ2600×600	1	
4	座フランジ付とフランジム	φ100×φ100×100×15	1	
5	座フランジ付とフランジム	φ100×φ100×150×15	1	
6	座フランジ付とフランジム	φ200×φ75	2	
7	座フランジ付とフランジム	φ200×φ200	1	
8	三フランジT字管	φ200×φ200	2	
9	フランジ片接管	φ150×φ100	1	
10	フランジ接管	φ150×400	1	
11	フランジ接管	φ100×400	1	
12	フランジ接管	φ75×150	2	
13	槽内流入・流出管	φ150×2800	2	
14	給水管	φ50×2900	2	手動ポンプ用
15	給水管	φ25×2900	1	
16	給水管	φ125×2900	1	消防用水口用
17	箱蓋弁 (ボール弁)	φ100	1	
18	箱蓋弁 (ボール弁)	φ75	5	
19	魚鱗空気弁	φ75	2	
20	フタ付付着用鋼製排水口	φ100×φ75 (鋼製排水)	1	
21	ウイングホップ	φ50	2	
22	取水パイプ (ステンレス)	φ75×φ50×300	2	
23	フランジ付と鋼製排水口	φ100×φ75 (鋼製排水)	1	

<耐震性貯水槽図面>

工事名	既設3日耐震性貯水槽 既設水取用100mm型新設工事			
図名	構造図			
縮尺	1/50	図番	2/2	作成年月 7年 月
課長	課長代理	係長	設計	製図
茨木市水道部				

【別添3】既存埋設物等現況図

