



仮設道路平面図 S=1/100

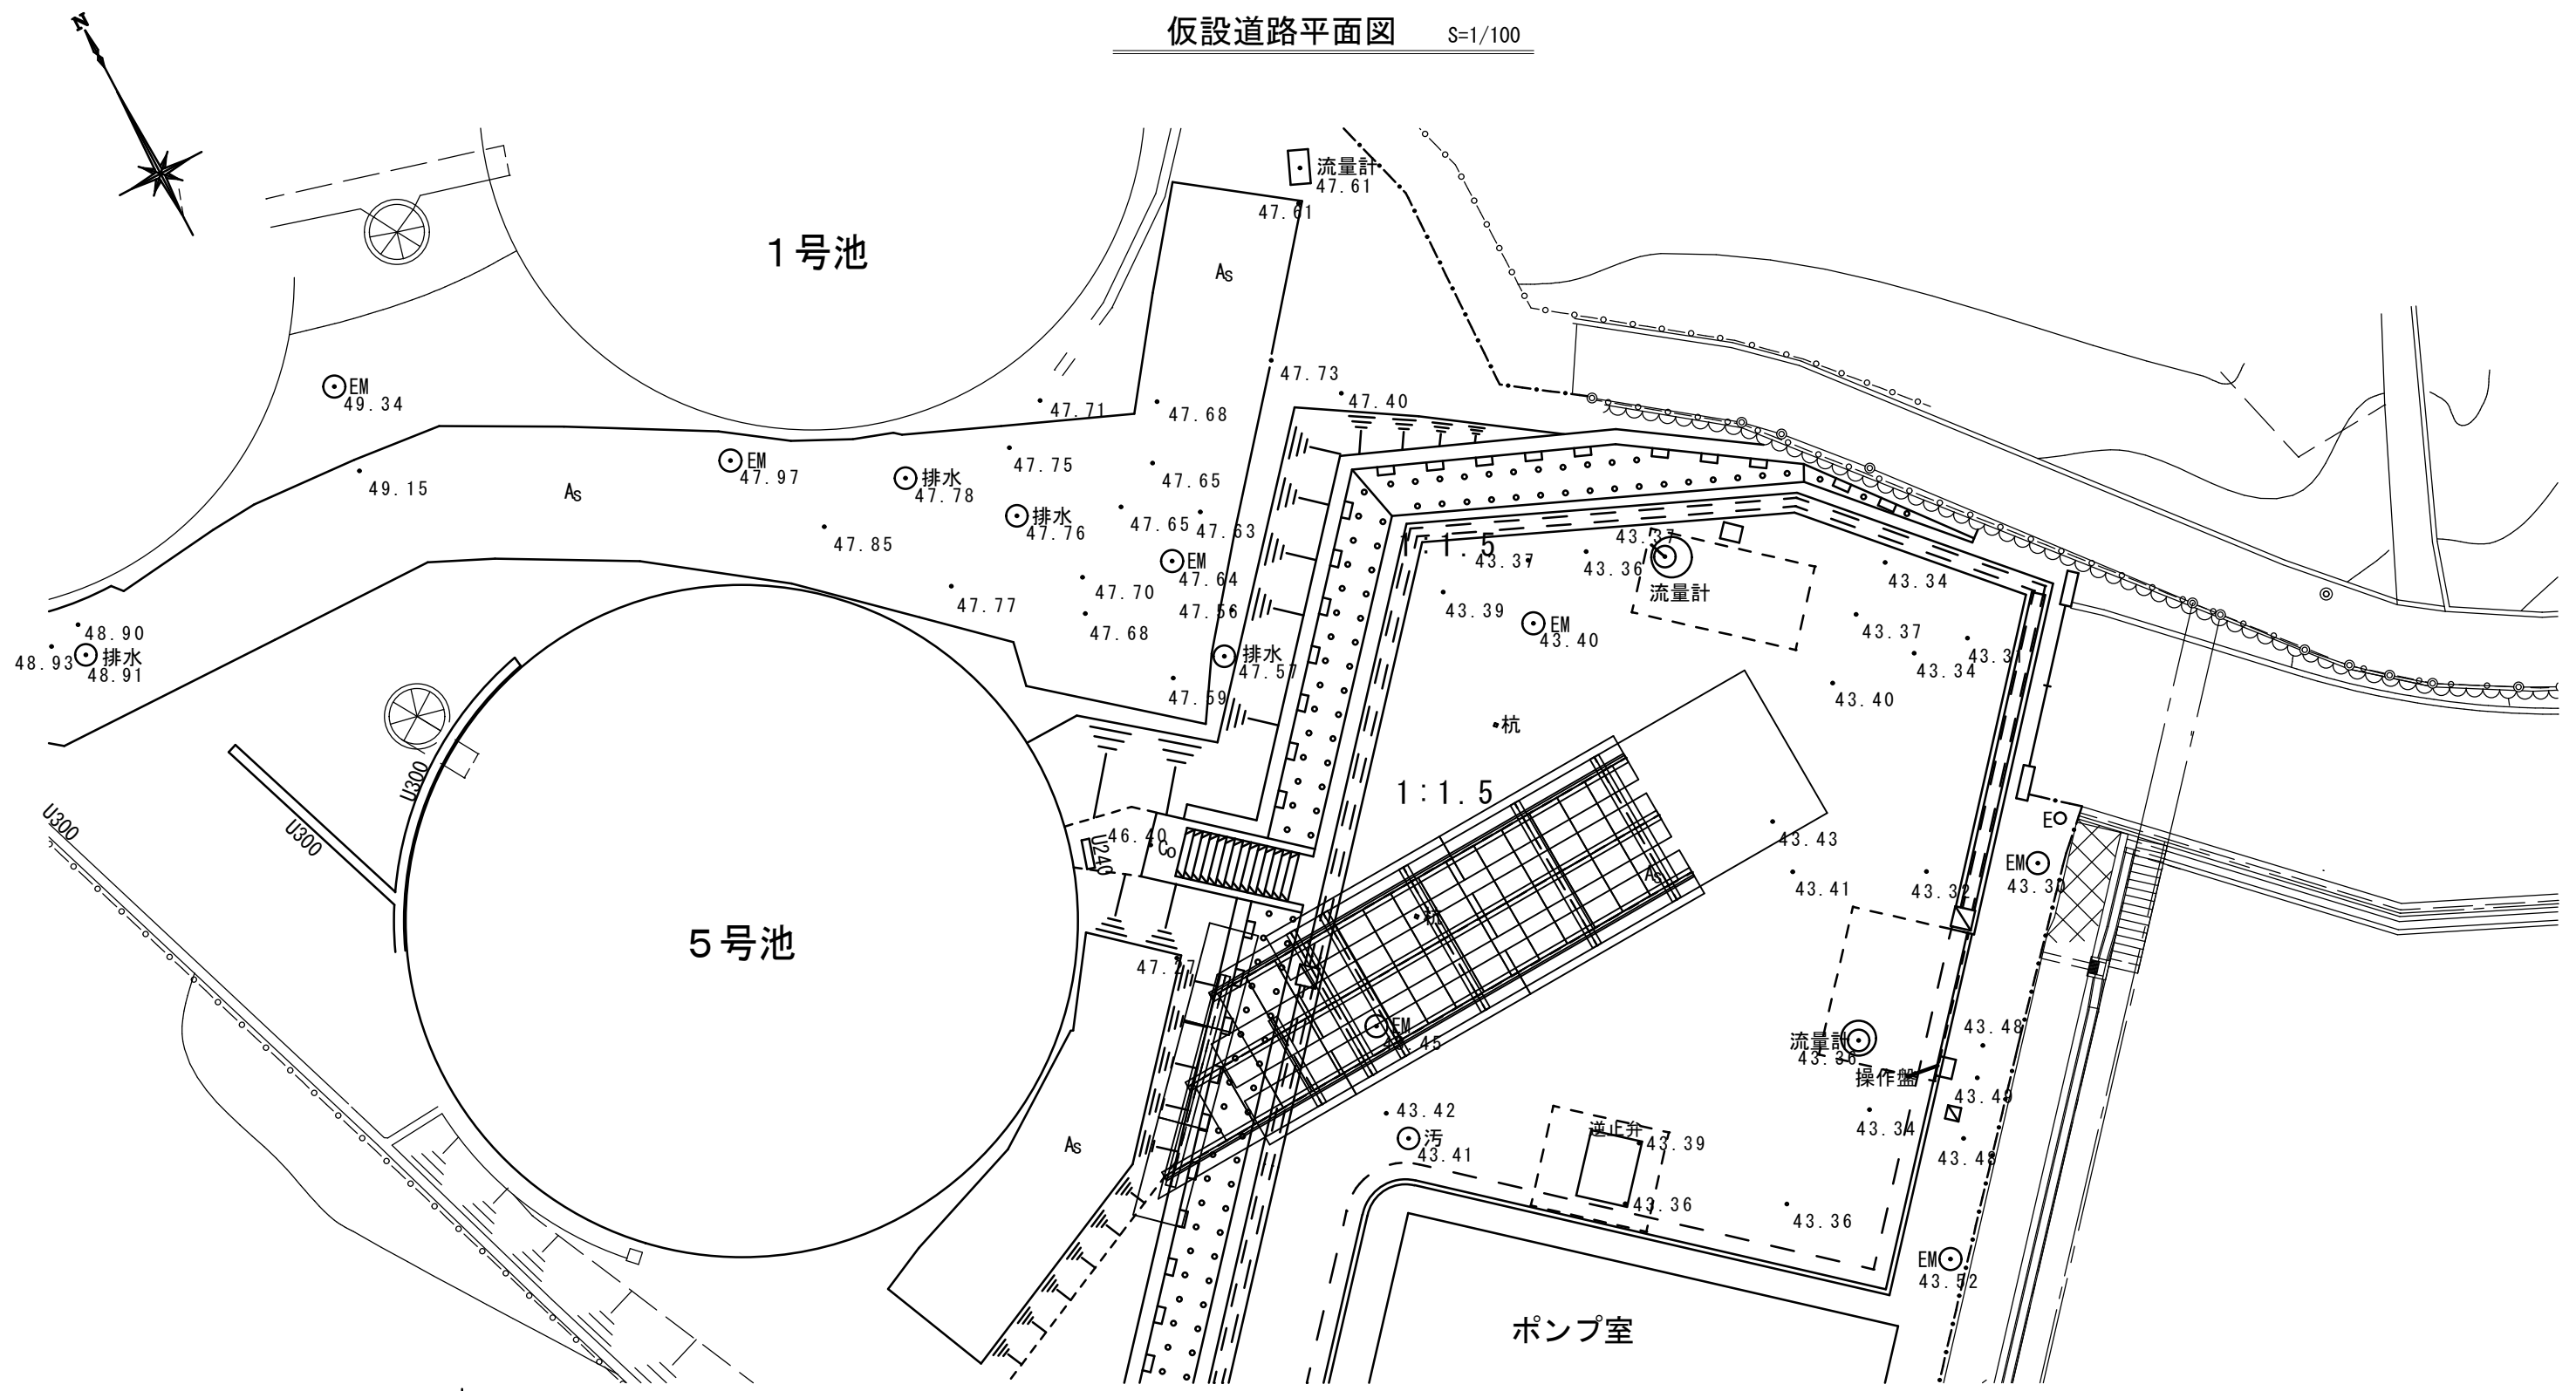

仮設道路断面図 S=1/100

5号池

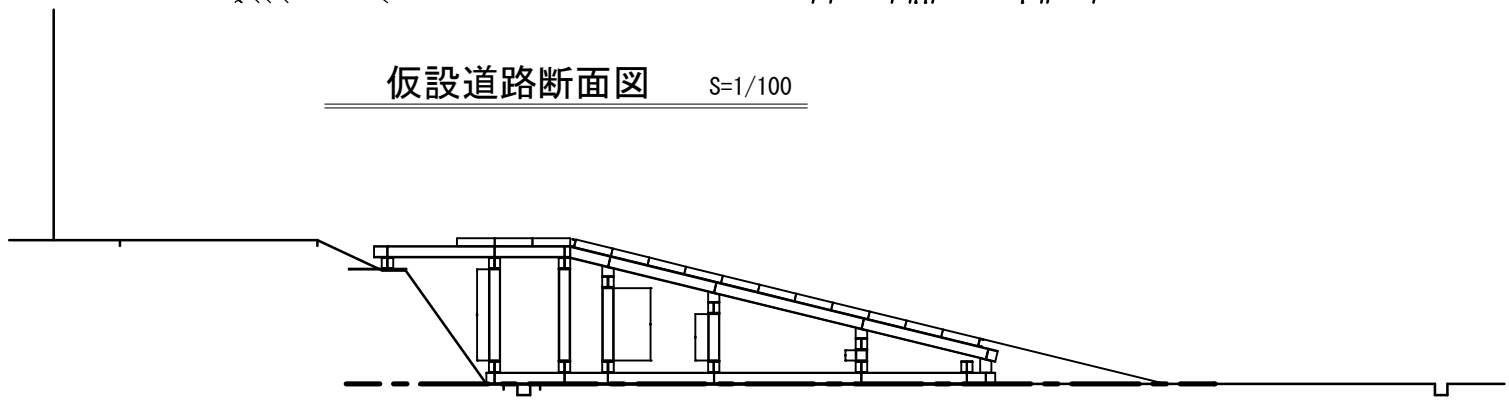

工事名					
図名	仮設道路平面図・横断面図				
縮尺	1/100	図番	10	作成年月	年月
課長	課長代理	係長	設計	製	図
茨木市水道部					